

**PROYECTO DE DESVÍO**  
**DE L.E. A 132 kV “MONTEBELLO – LA NUCÍA 2”**  
**TRAMO AP.10098 – AP.10100 POR**  
**AMPLIACIÓN DE INSTALACIONES DE**  
**LA CIUDAD DEPORTIVA CAMILO CANO**

**\*\*\*\*\***

**DOCUMENTO N° 2: PLANOS**

## ÍNDICE

Plano n°1: Situación y emplazamiento.

Plano n°2: Planta actual de trazado.

Plano n°3: Planta definitiva de trazado.

Plano n°4: Perfil de trazado.

Plano n°5: Modificación de cruzamiento de L.E. 132 kV "Montebello - La Nucia 2" con Línea de Telecomunicaciones.

Plano n°6: Apoyo tipo 1199 y cimentación.

Plano n°7: Apoyo tipo 1196 y cimentación.


Plano n°8: Conjunto de aisladores 132 kV fase duplex.

Plano n°9: Conjunto de amarre cable de tierra-óptico.

Plano n°10: Puesta tierra de apoyos tipo 1199 y 1196.




ESCALA: 1/5.000

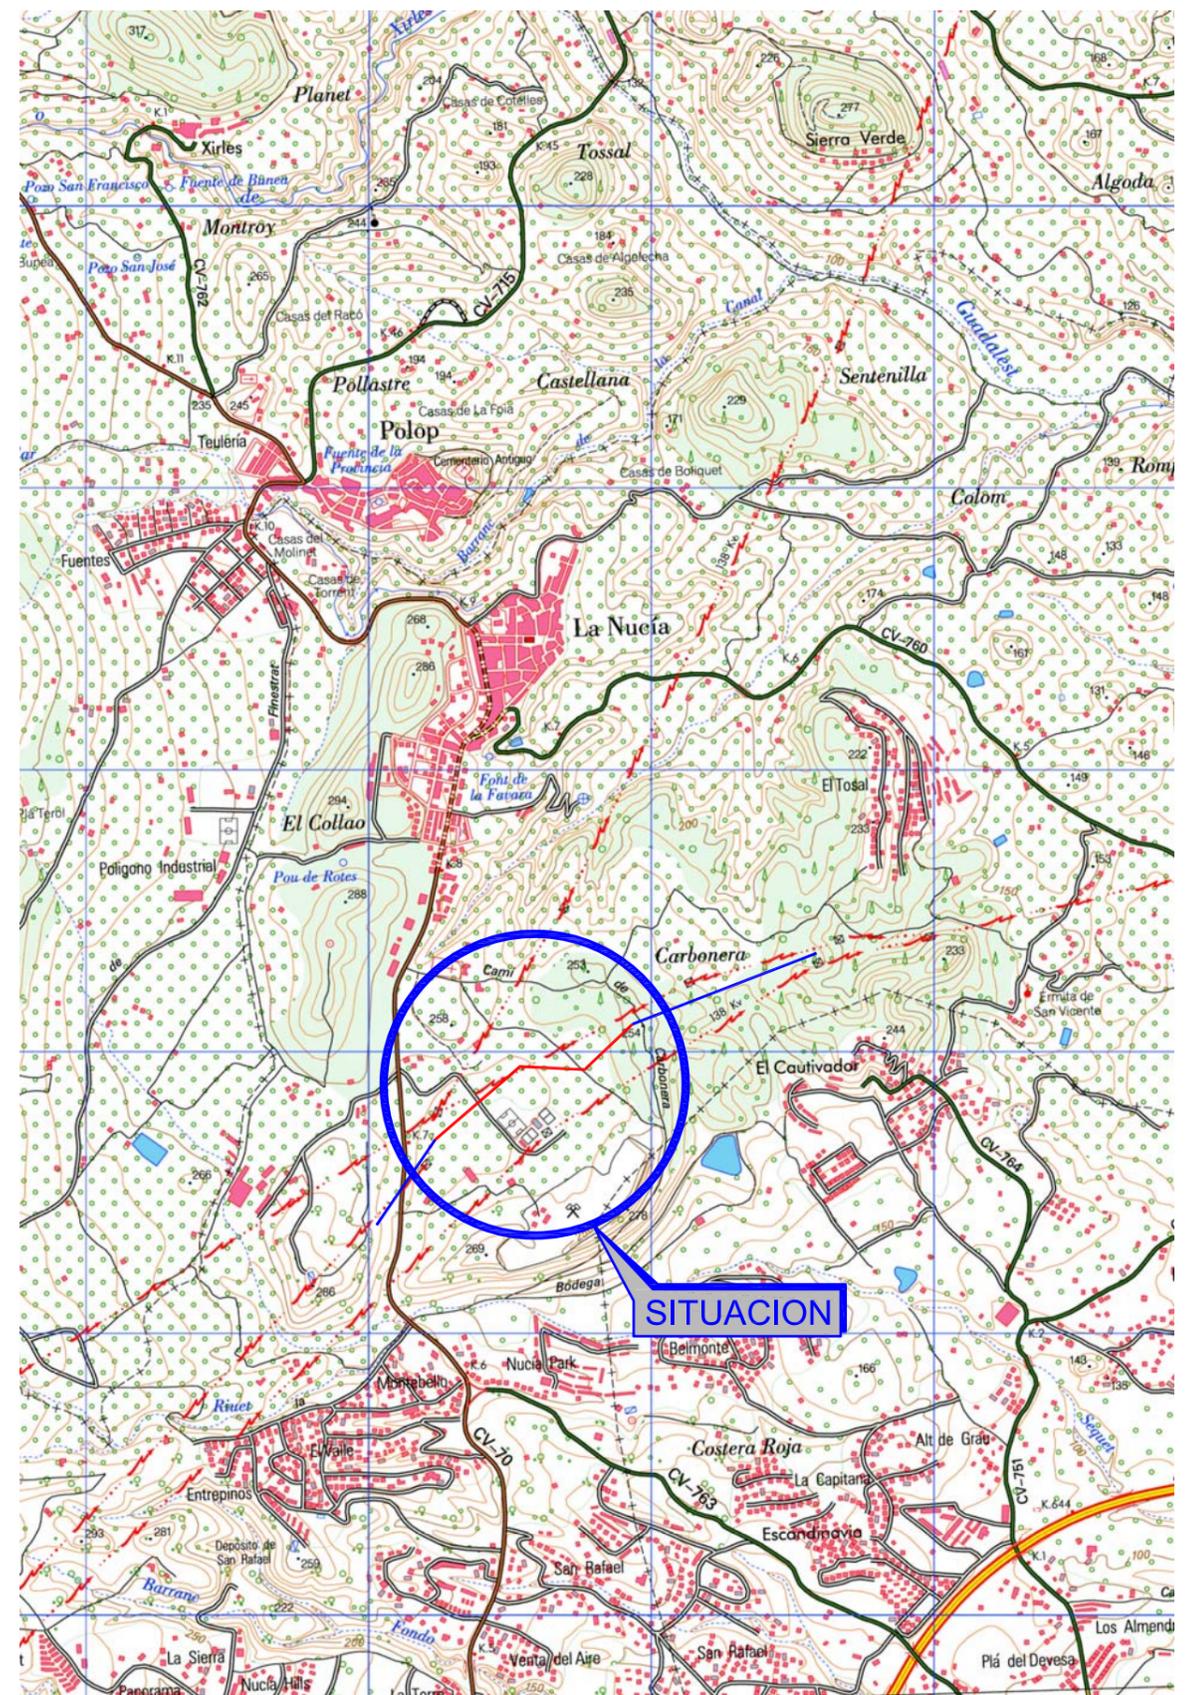

ESCALA: 1/25.000

<b>TITULAR:</b> 	REVISION	MOTIVO	FECHA	REFERENCIA:	ESCALA:	PLANO:	TITULO:	DIBUJADO:	EL INGENIERO TECNICO INDUSTRIAL  
				17-297-03-12-00-00-00-01-01-11-00	VARIAS	1	<b>PROYECTO DE DESVIO DE L.E. A 132 KV "MONTEBELLO - LA NUCIA 2", TRAMO AP.10098 - AP.10100 POR AMPLIACION DE INSTALACIONES DE LA CIUDAD DEPORTIVA CAMILO CANO</b>	VMG	
<b>AUTOR:</b> 				SITUACION:	FECHA:	HOJA:	SUBTITULO:	REVISADO:	Fdo. ANGEL EGEE MELLADO COLEGIADO Nº 3.200
				PARAJE "MUIXARA" LA NUCIA (ALICANTE)	AGOSTO 2018	-	<b>SITUACION Y EMPLAZAMIENTO</b>	OML	
POLITEC Proyectos y Servicios, S.L.P. - C/ Del Romero Nº 1, Bajo drcha. - Telf.: 968 865 037 Fax: 968 277 102 - e_mail: politec@politec.org - 30140 SANTOMERA (Murcia)						REVISION:		APROBADO:	
						0		AEM	

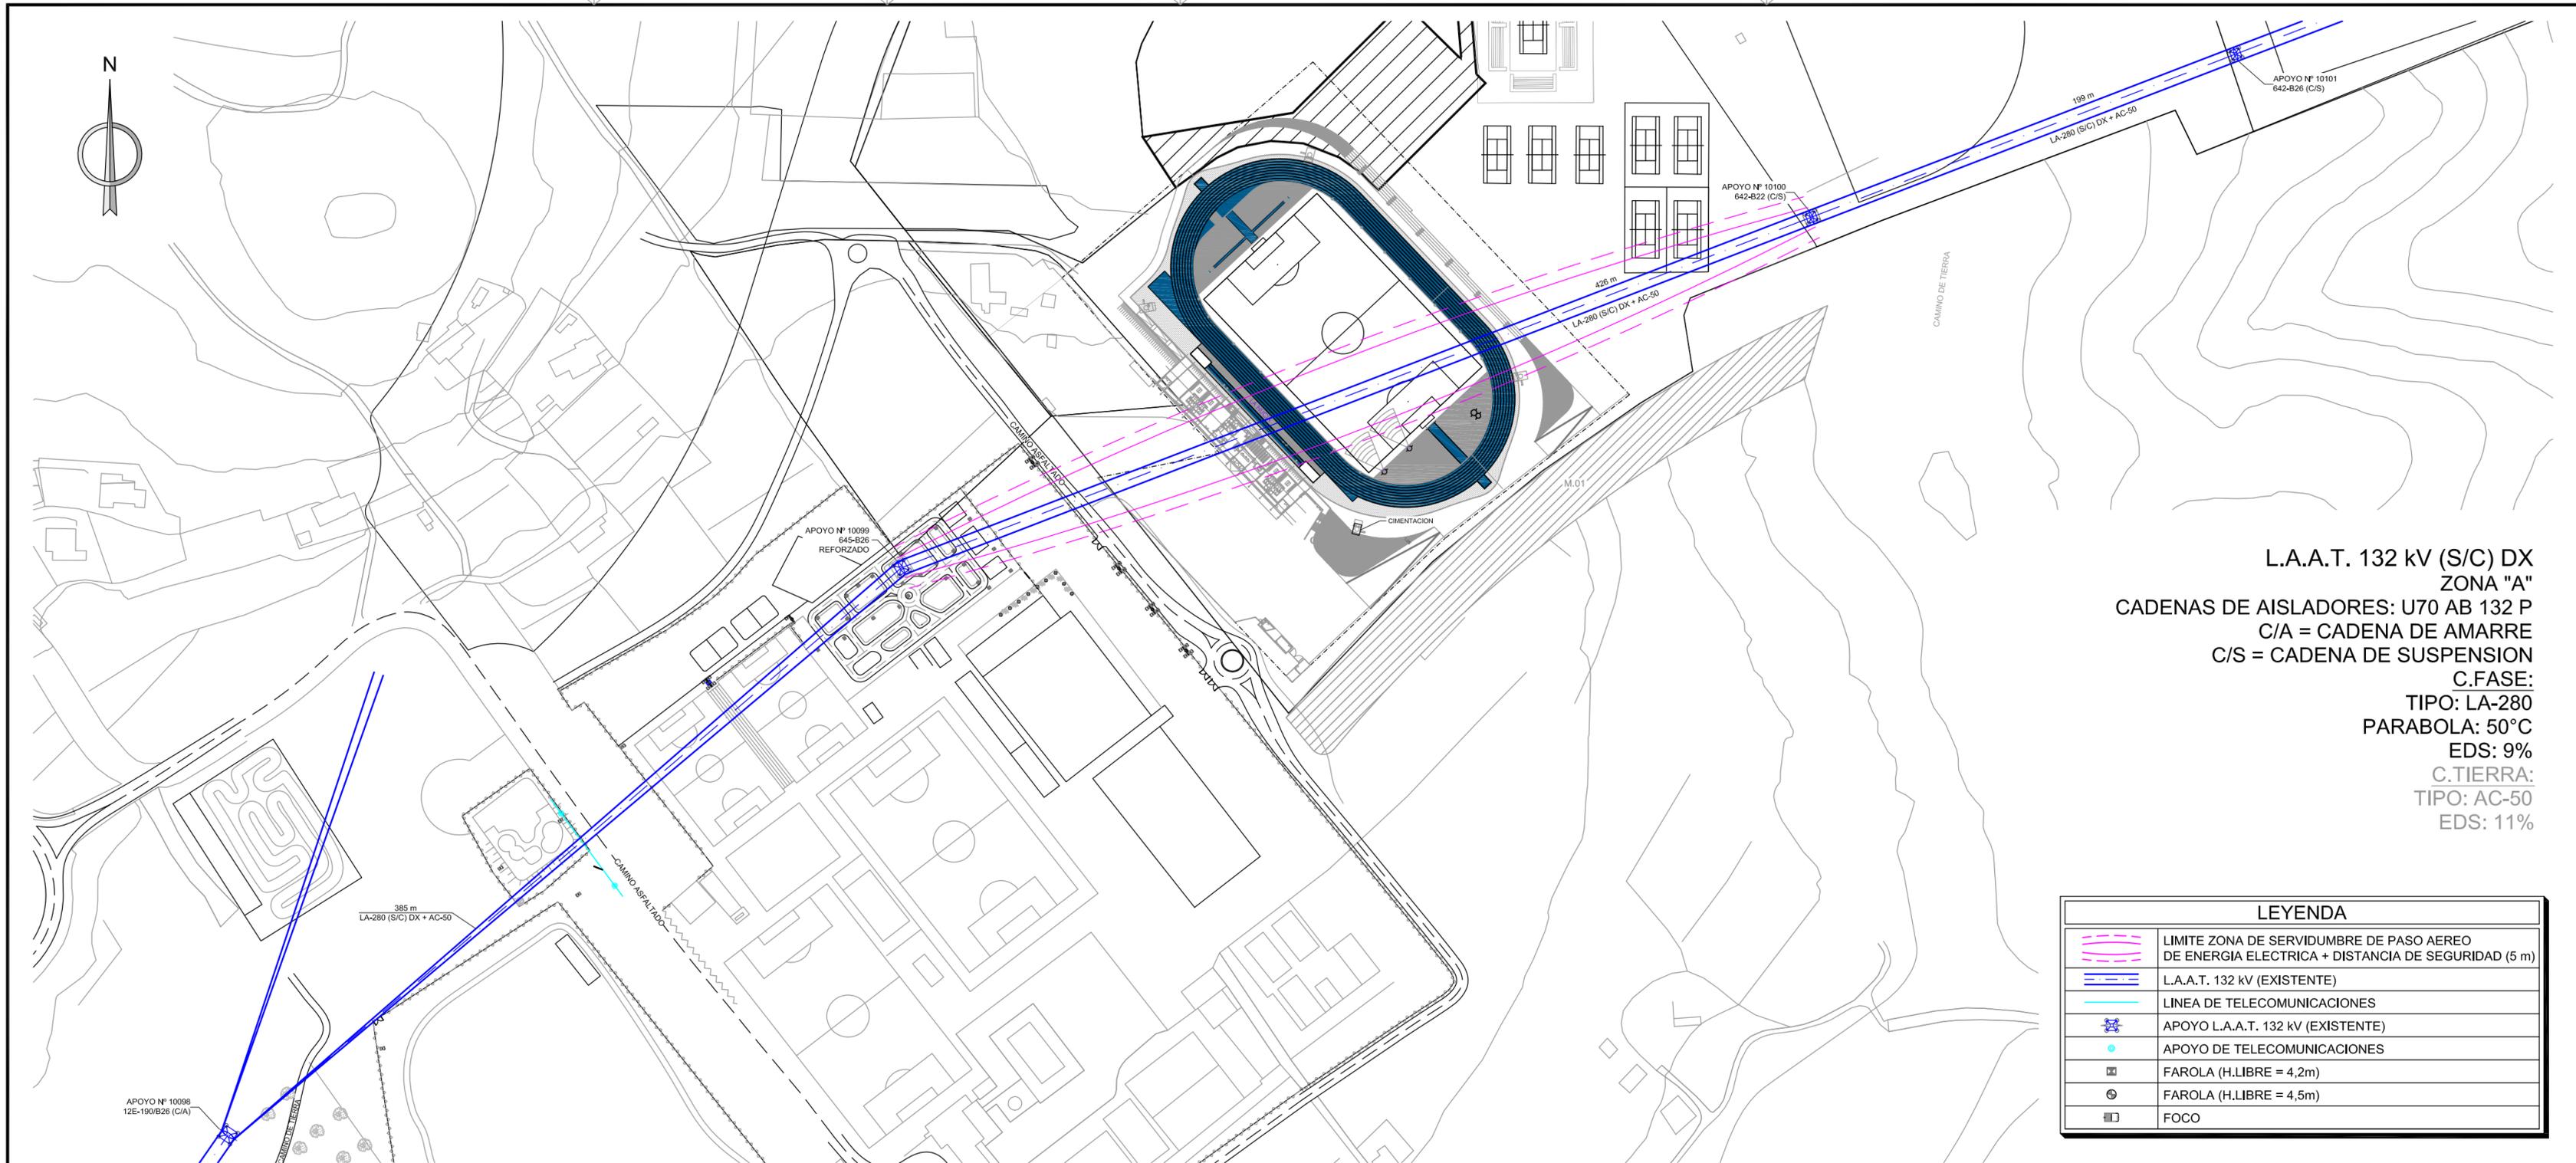


**L.A.A.T. 132 kV (S/C) DX  
ZONA "A"**  
 CADENAS DE AISLADORES: U70 AB 132 P  
 C/A = CADENA DE AMARRE  
 C/S = CADENA DE SUSPENSION  
**C.FASE:**  
 TIPO: LA-280  
 PARABOLA: 50°C  
 EDS: 9%  
**C.TIERRA:**  
 TIPO: AC-50  
 EDS: 11%

LEYENDA	
	LIMITE ZONA DE SERVIDUMBRE DE PASO AEREO DE ENERGIA ELECTRICA + DISTANCIA DE SEGURIDAD (5 m)
	L.A.A.T. 132 kV (EXISTENTE)
	LINEA DE TELECOMUNICACIONES
	APOYO L.A.A.T. 132 kV (EXISTENTE)
	APOYO DE TELECOMUNICACIONES
	FAROLA (H.LIBRE = 4,2m)
	FAROLA (H.LIBRE = 4,5m)
	FOCO

TITULAR: <b>IBERDROLA DISTRIBUCIÓN ELÉCTRICA</b>	REVISION	MOTIVO	FECHA
AUTOR: <b>Politec</b> Proyectos y Servicios, S.L.P.			
POLITEC Proyectos y Servicios, S.L.P. - C/ Del Romero Nº 1, Bajo drcha. - Tel.: 968 865 037 Fax: 968 277 102 - e_mail: politec@politec.org - 30140 SANTOMERA (Murcia)			

REFERENCIA: 17-297-03-12-00-00-02-02-11-00	ESCALA: 1/2.000	PLANO: 2	TITULO: <b>PROYECTO DE DESVIO DE L.E. A 132 kV "MONTEBELLO - LA NUCIA 2", TRAMO AP.10098 - AP.10100 POR AMPLIACION DE INSTALACIONES DE LA CIUDAD DEPORTIVA CAMILO CANO</b>	DIBUJADO: VMG	EL INGENIERO TECNICO INDUSTRIAL 
SITUACION: PARAJE "MUIXARA" LA NUCIA (ALICANTE)	FECHA: AGOSTO 2018	HOJA: -	SUBTITULO: <b>PLANTA ACTUAL DE TRAZADO</b>	REVISADO: OML	
		REVISION: 0		APROBADO: AEM	

Fdo. ANGEL EGEA MELLADO  
COLEGIADO Nº 3.200

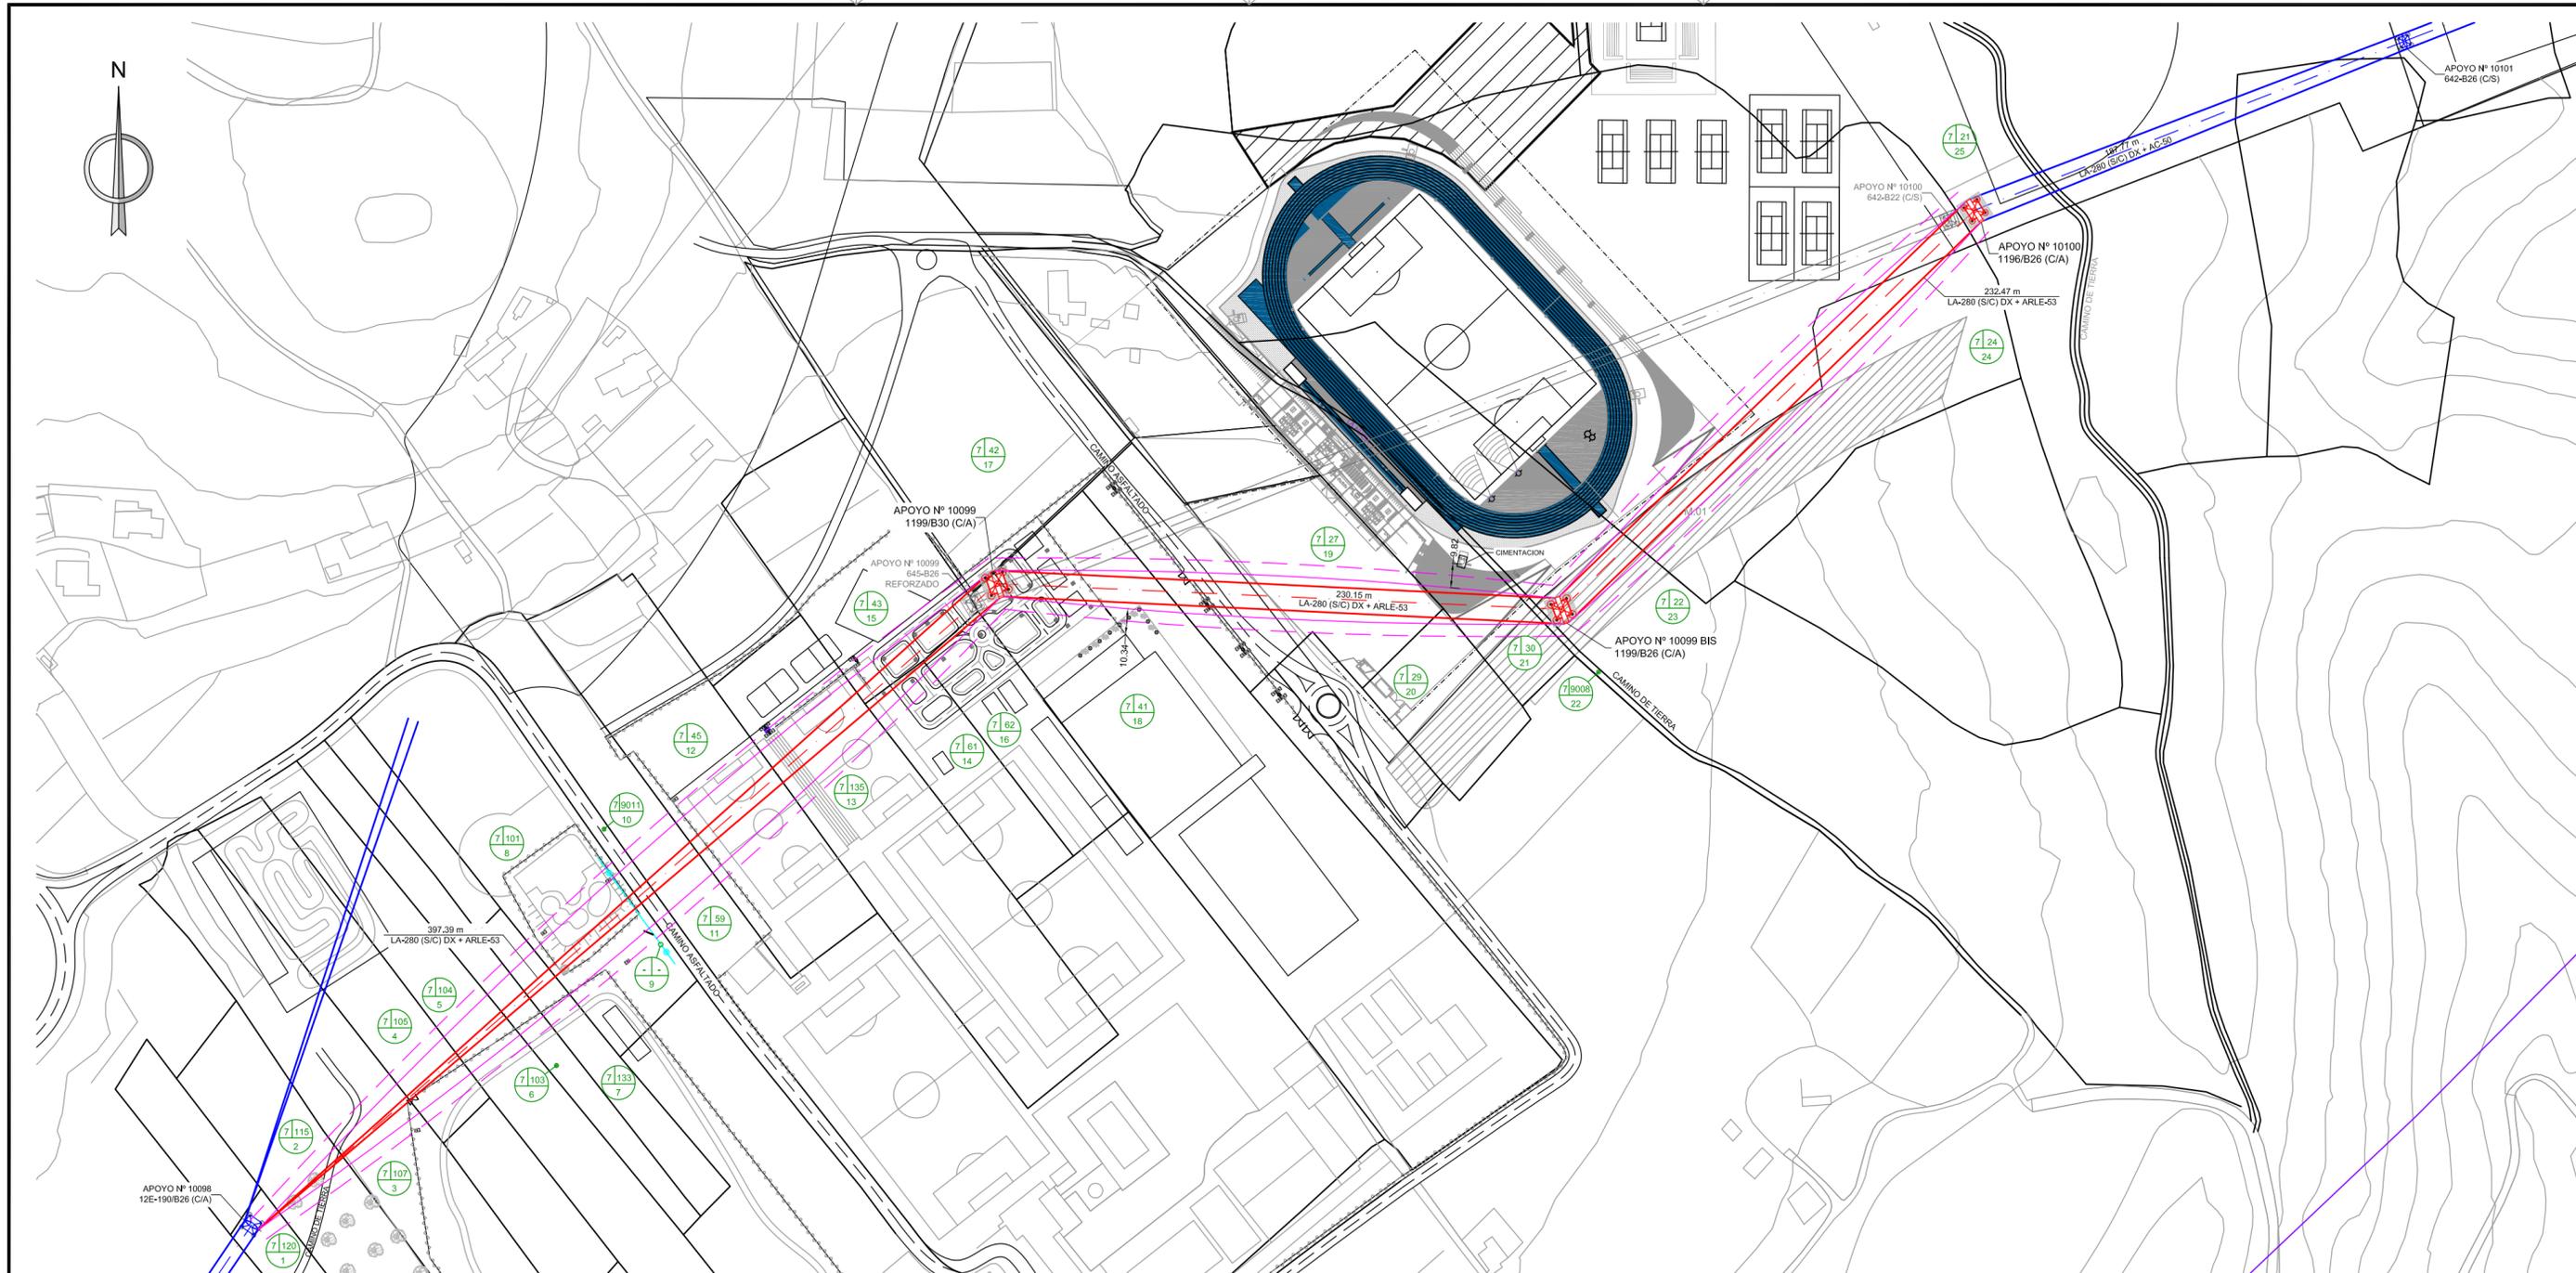

L.A.A.T. 132 kV (S/C) DX  
 ZONA "A"  
 CADENAS DE AISLADORES: U70 AB 132 P  
 C/A = CADENA DE AMARRE  
 C/S = CADENA DE SUSPENSION  
 C.FASE:  
 TIPO: LA-280  
 EDS: 18%  
 C.TIERRA:  
 TIPO: ARLE-53  
 EDS: 13%

LEYENDA	
	LIMITE ZONA DE SERVIDUMBRE DE PASO AEREO DE ENERGIA ELECTRICA + DISTANCIA DE SEGURIDAD (5 m)
	L.A.A.T. 132 kV (EN PROYECTO)
	L.A.A.T. 132 kV (EXISTENTE)
	L.A.A.T. 132 kV (A DESMONTAR)
	LINEA DE TELECOMUNICACIONES
	APOYO L.A.A.T. 132 kV (EN PROYECTO)
	APOYO L.A.A.T. 132 kV (EXISTENTE)
	APOYO L.A.A.T. 132 kV (A DESMONTAR)
	APOYO DE TELECOMUNICACIONES
	FAROLA (H.LIBRE = 4,2m)
	FAROLA (H.LIBRE = 4,5m)
	FOCO

RELACION DE PARCELAS AFECTADAS			
MUNICIPIO	FINCA	REF. CATASTRAL POLIGONO	PARCELA
LA NUCIA	1	7	120
LA NUCIA	2	7	115
LA NUCIA	3	7	107
LA NUCIA	4	7	105
LA NUCIA	5	7	104
LA NUCIA	6	7	103
LA NUCIA	7	7	133
LA NUCIA	8	7	101
LA NUCIA	9	-	-
LA NUCIA	10	7	9011
LA NUCIA	11	7	59
LA NUCIA	12	7	45

RELACION DE PARCELAS AFECTADAS			
MUNICIPIO	FINCA	REF. CATASTRAL POLIGONO	PARCELA
LA NUCIA	13	7	135
LA NUCIA	14	7	61
LA NUCIA	15	7	43
LA NUCIA	16	7	62
LA NUCIA	17	7	42
LA NUCIA	18	7	41
LA NUCIA	19	7	27
LA NUCIA	20	7	29
LA NUCIA	21	7	30
LA NUCIA	22	7	9008
LA NUCIA	23	7	22
LA NUCIA	24	7	24
LA NUCIA	25	7	21

DATOS CATASTRALES DE PARCELAS AFECTADAS

TITULAR: 	REVISION	MOTIVO	FECHA
AUTOR: 			
POLITEC Proyectos y Servicios, S.L.P. - C/ Del Romero Nº 1, Bajo drcha. - Telf.: 968 865 037 Fax: 968 277 102 - e_mail: politec@politec.org - 30140 SANTOMERA (Murcia)			

REFERENCIA: 17-297-03-12-00-00-00-02-03-11-00	ESCALA: 1/2.000	PLANO: 3	TITULO: PROYECTO DE DESVIO DE L.E. A 132 kV "MONTEBELLO - LA NUCIA 2", TRAMO AP.10098 - AP.10100 POR AMPLIACION DE INSTALACIONES DE LA CIUDAD DEPORTIVA CAMILO CANO	DIBUJADO: VMG	EL INGENIERO TECNICO INDUSTRIAL
SITUACION: PARAJE "MUIXARA" LA NUCIA (ALICANTE)	FECHA: AGOSTO 2018	HOJA: -	SUBTITULO: PLANTA DEFINITIVA DE TRAZADO	REVISADO: OML	
		REVISION: 0		APROBADO: AEM	